
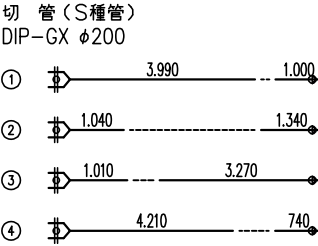
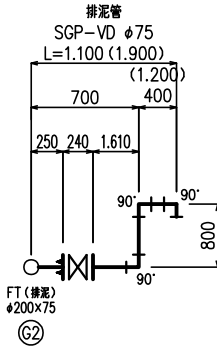
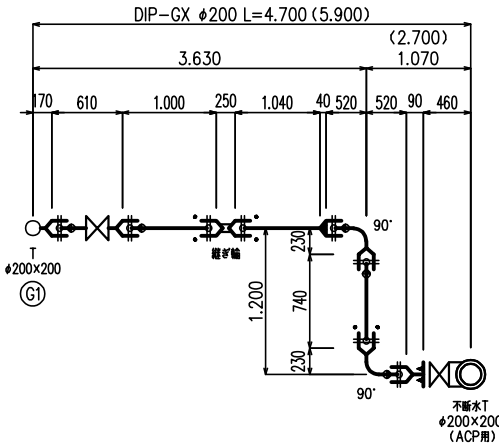













配水管管割図 S=FREE

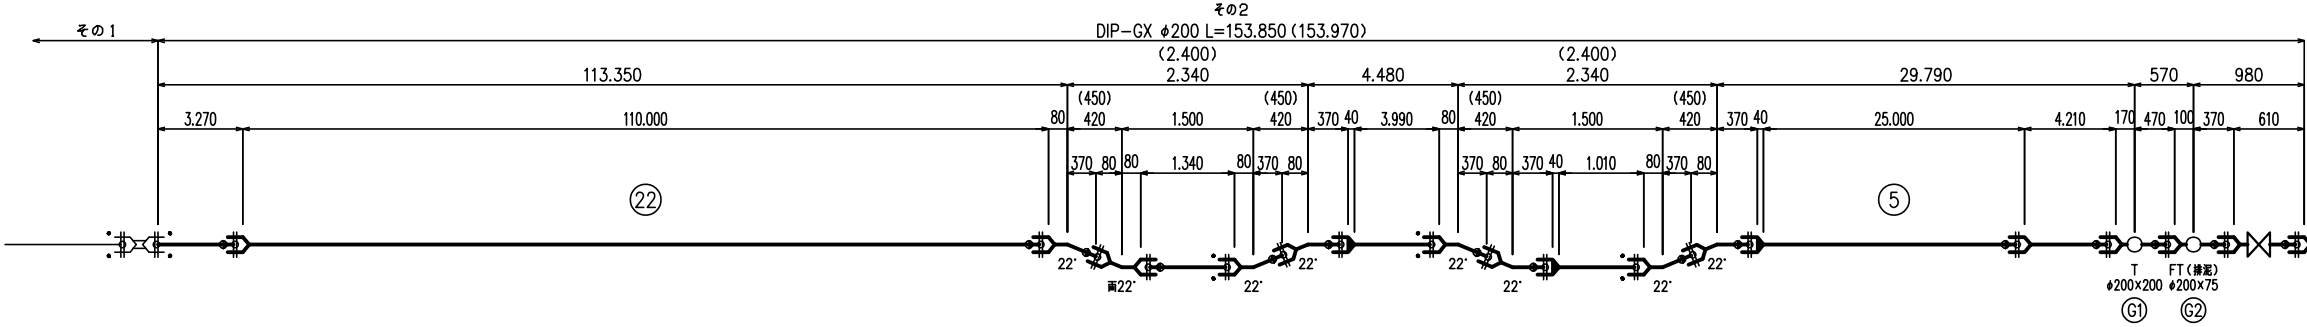

事業名	町道石沢・後平線配水管布設工事 その2	図面番号	2 / 4
配水管管割図		縮尺	
		図示	
事業主	七戸町水道事業	設計	株式会社日本水道設計社 令和 年 月 日調査

配水管布設横断図


S=1:100 (A1)
S=1:200 (A3)

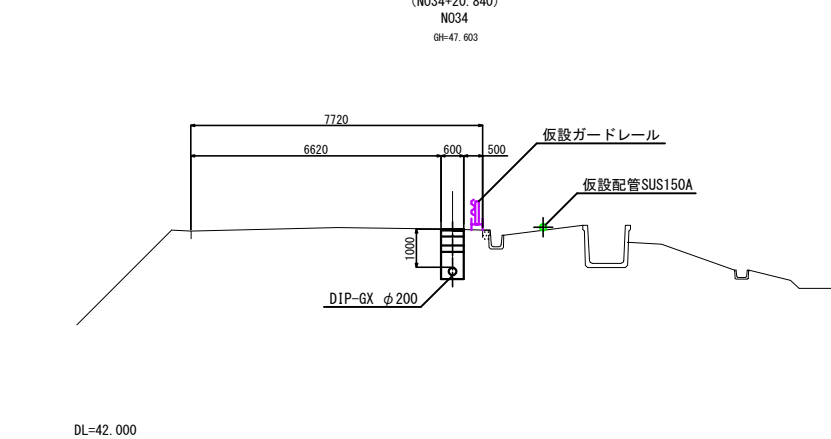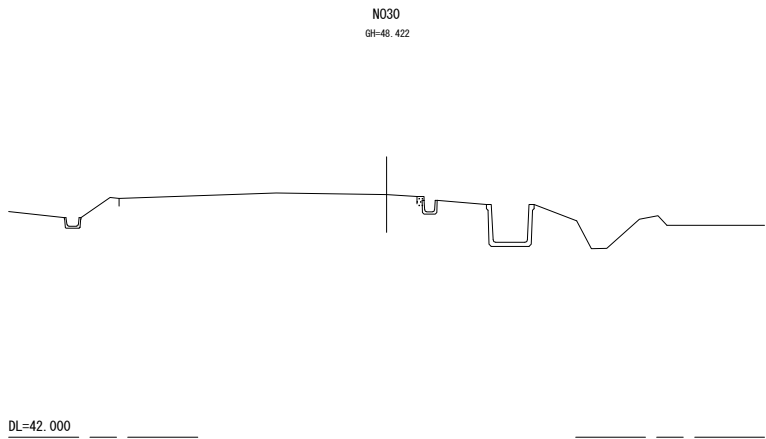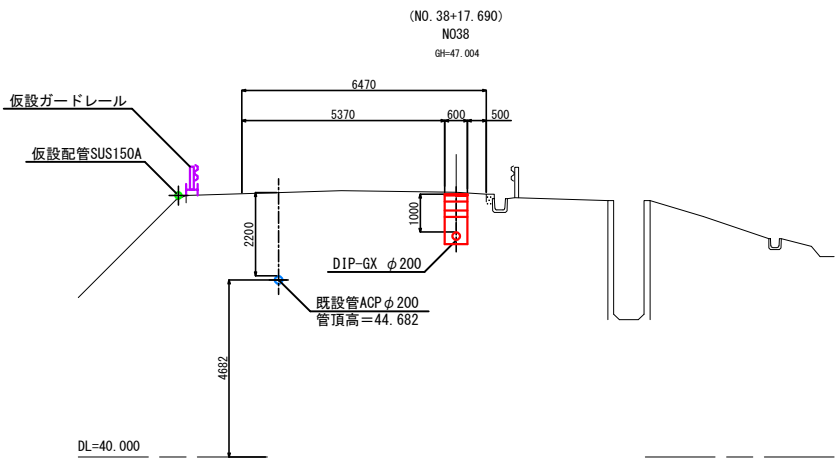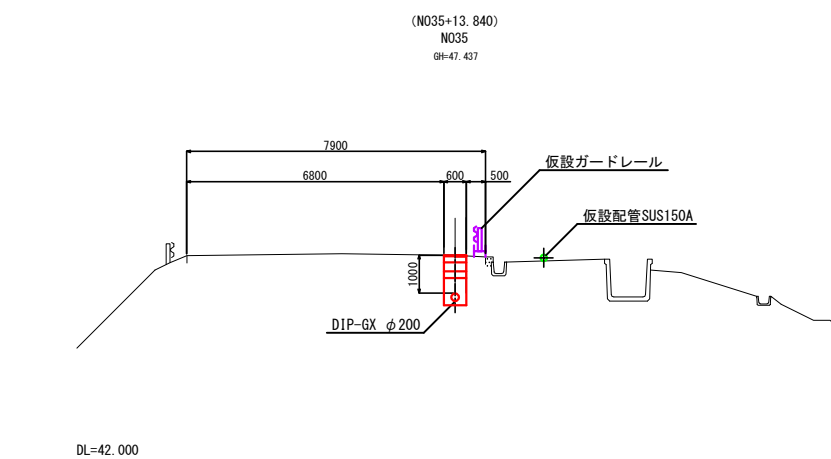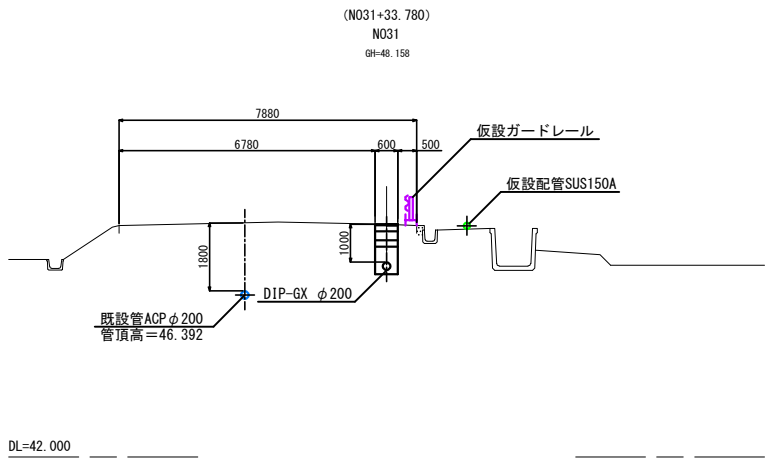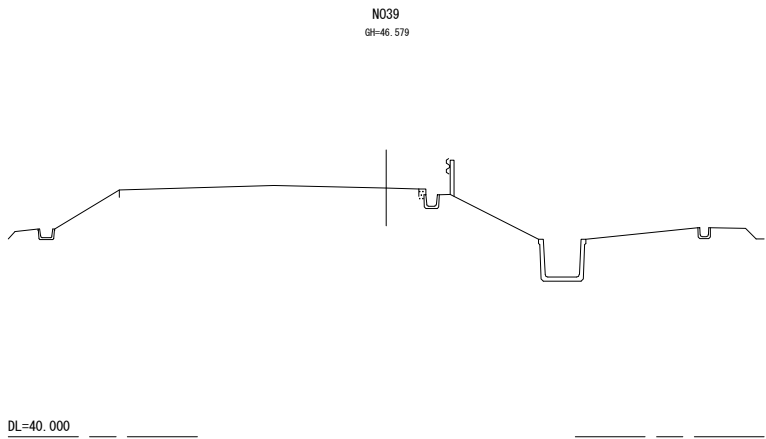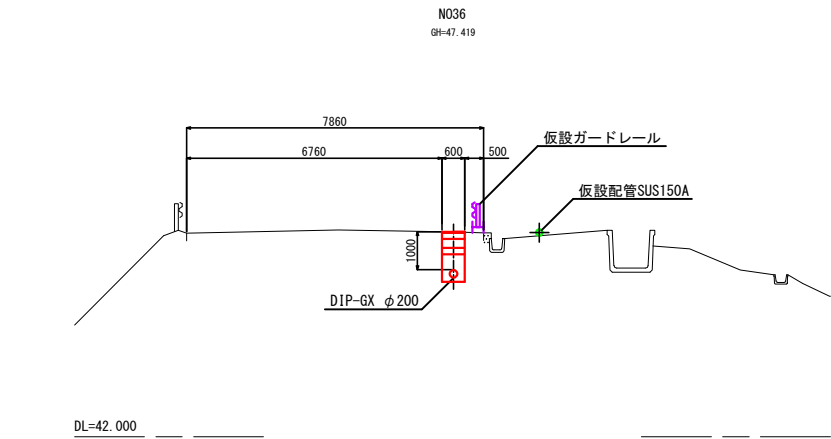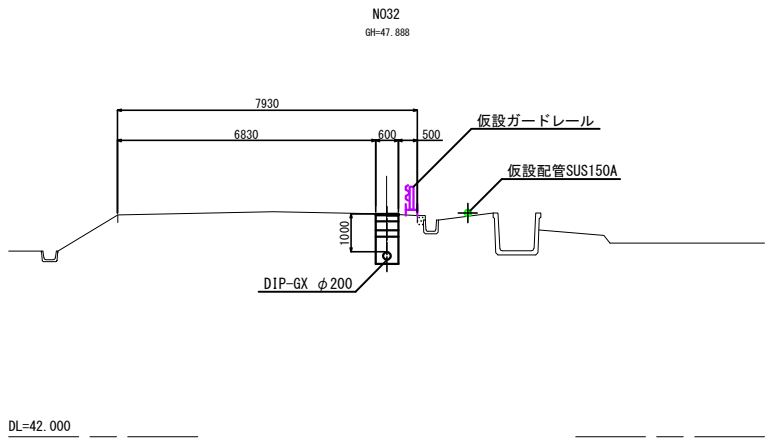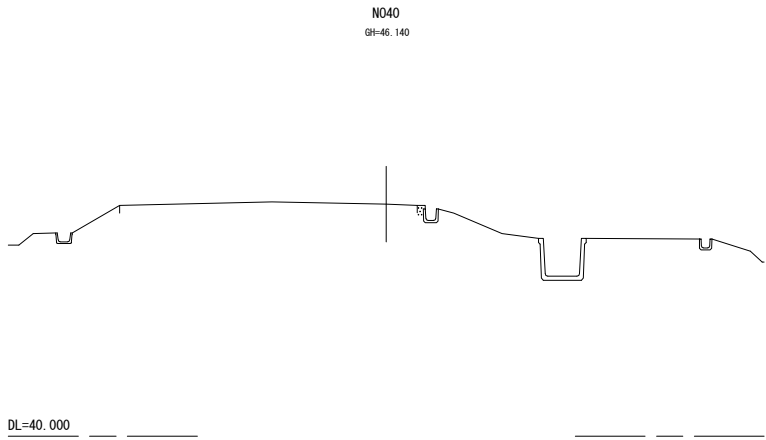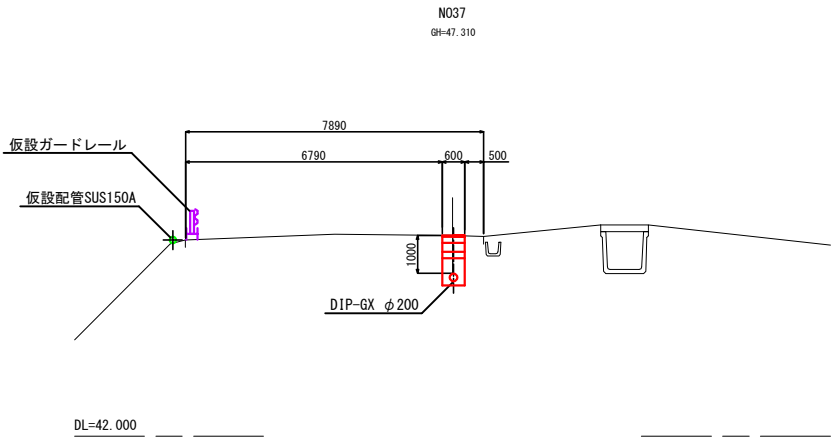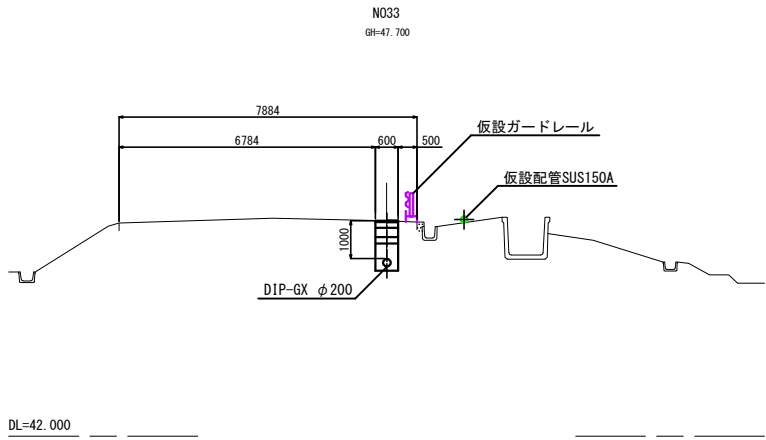


1 3 / 6 N025 ~ N035		
事業名	町道石沢・後平線配水管布設替工事 その2	図面番号 3 / 4
配水管布設横断図		縮尺 図示
事業主	七戸町水道事業	設計 株式会社日本水道設計社 令和 年 月 日開製

掘削復旧標準断面図 S=1:20


町道舗装道(幹線)

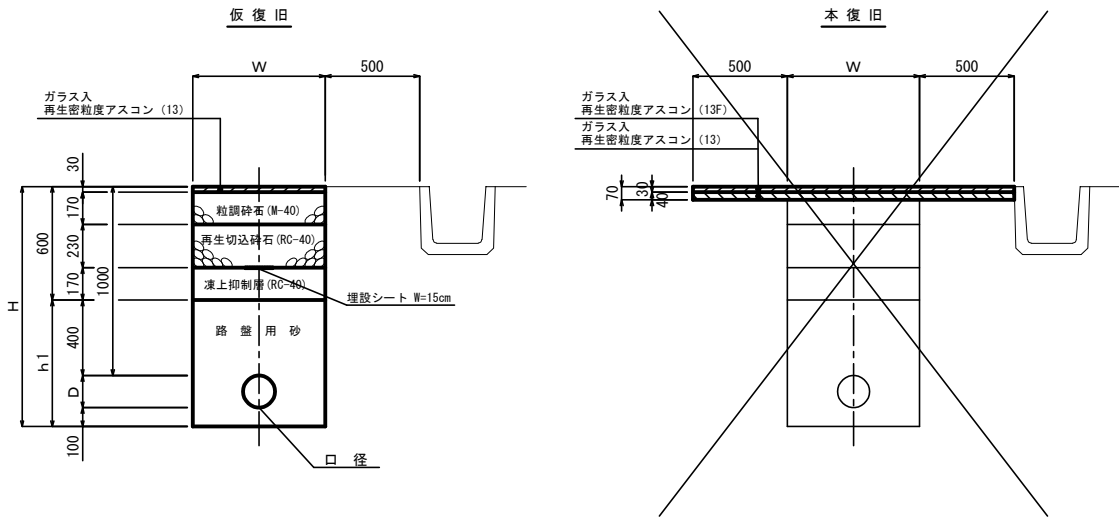

町道舗装道(その他)

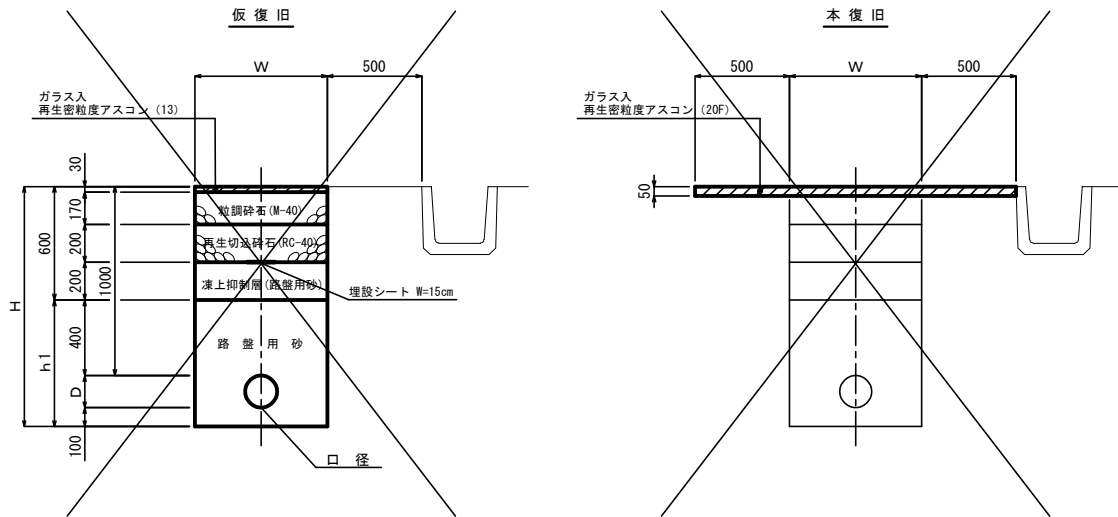


路 肩

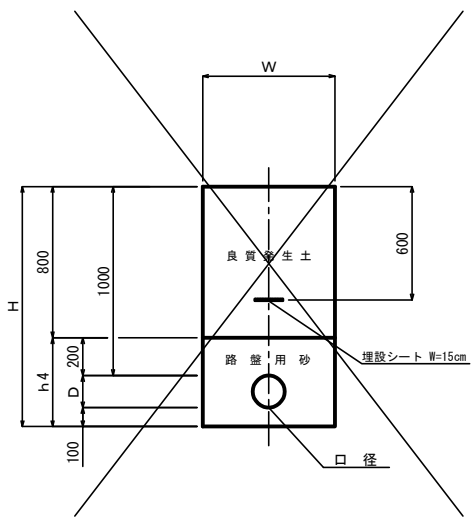


町道舗装道(幹線)

仮設配管撤去

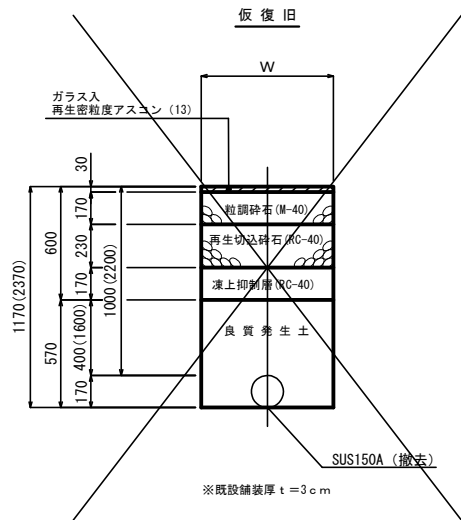

路 肩

仮設配管撤去

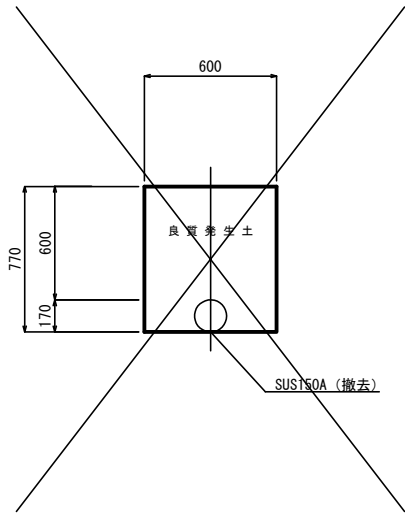

口径	管 種	H	h1	h4	W	D
φ250	DIP-GX	1370	770	570	650	270
φ200	DIP-GX	1320	720	520	600	220
φ150	DIP-GX	1270	670	470	600	170
φ100	DIP-GX	1220	620	420	600	120
φ75	DIP-GX	1190	590	390	600	90
φ50	PP	1160	560	360	600	60
給水管	PP	1000	400	200	600	—